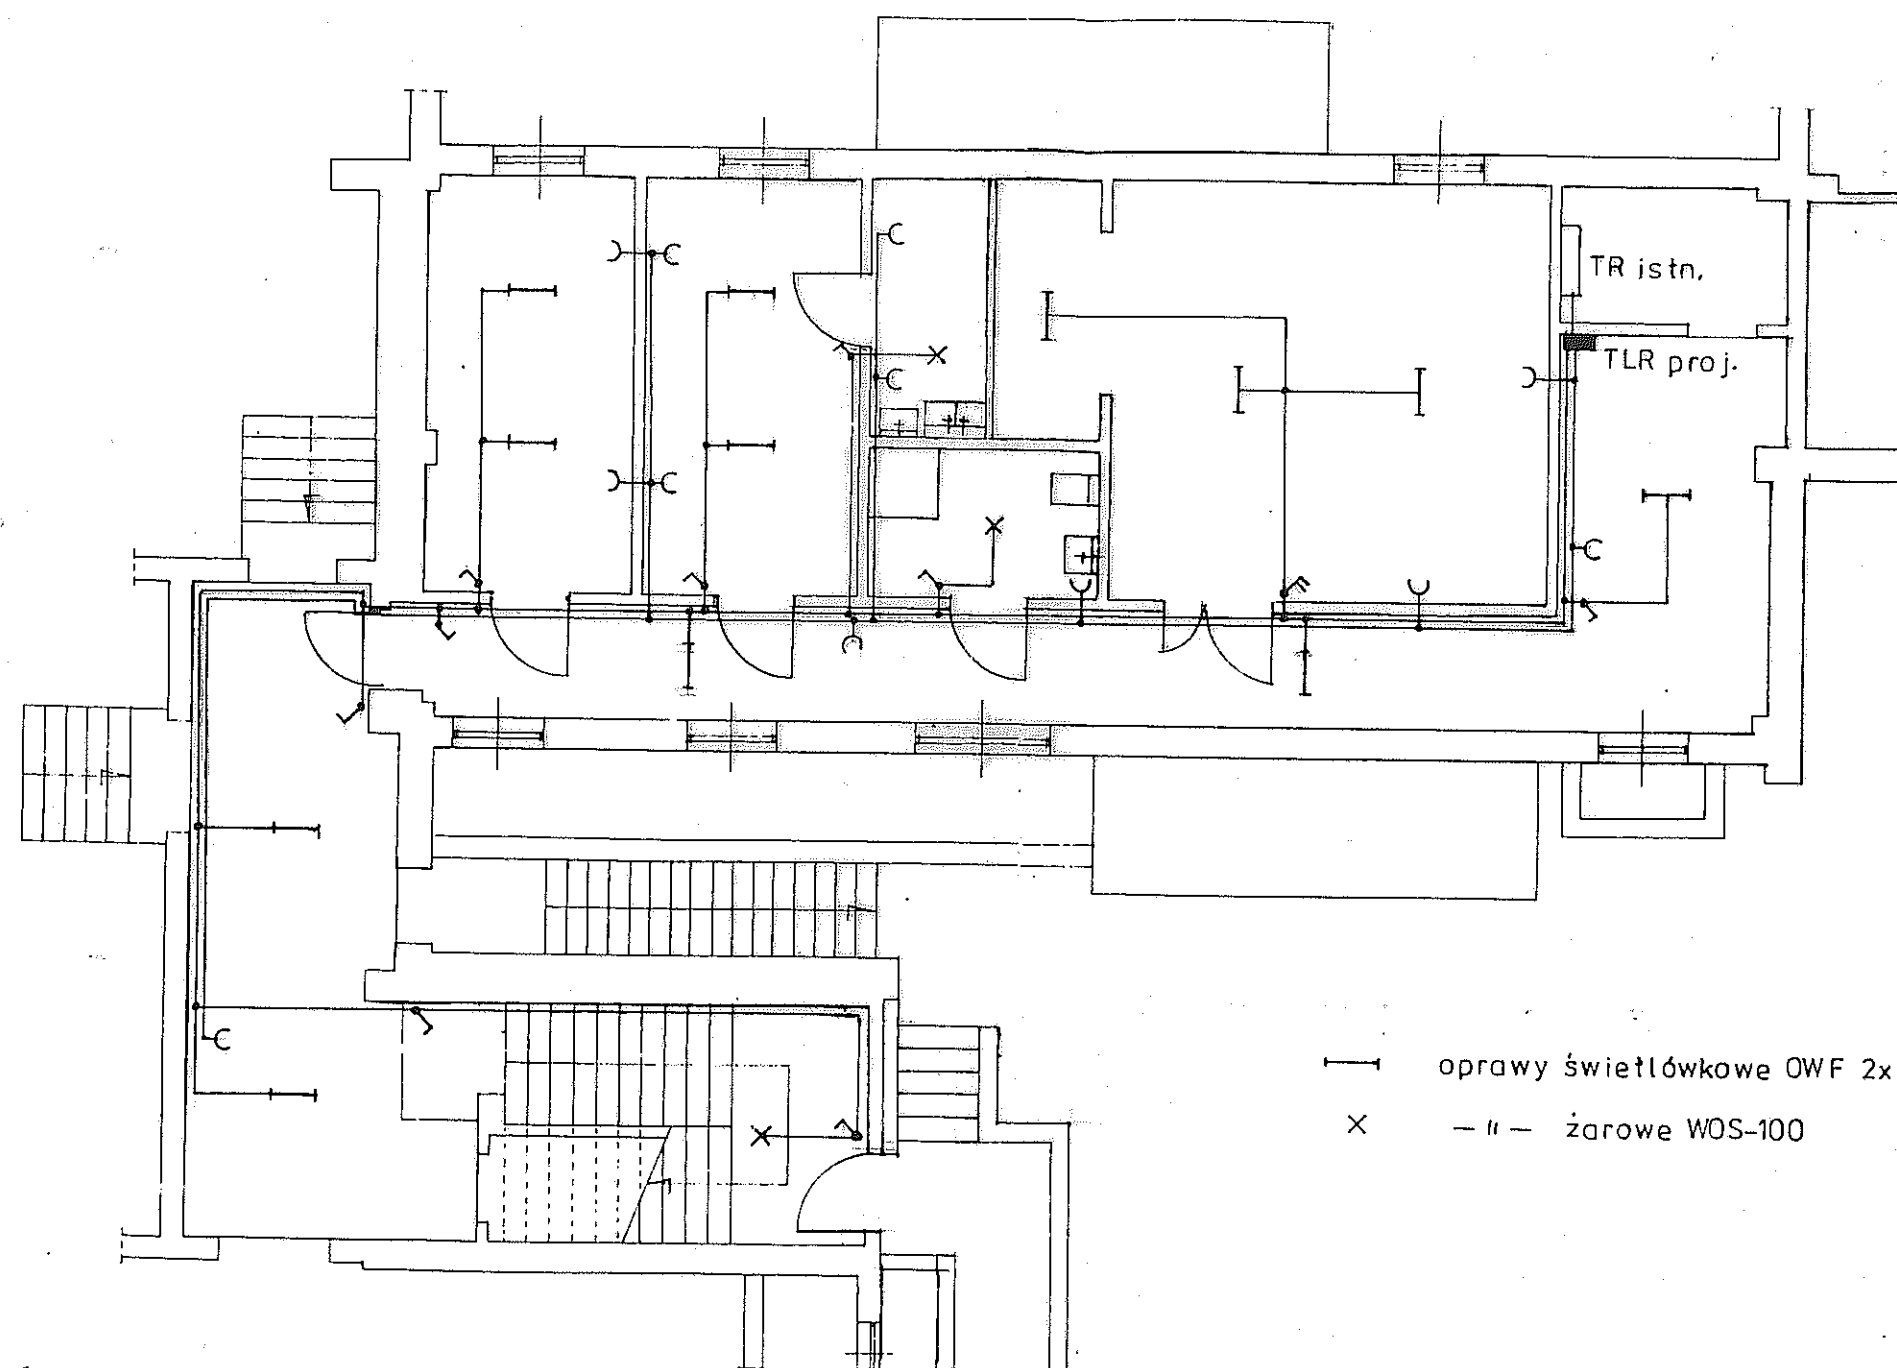


Inwestor	Gmina Poddębice 99-200 Poddębice ul. Łódzka 17/21	
Temat	PRZEBUDOWA CZĘŚCI POMIESZCZEN I BUDOWA POCHYLNI ZEWNĘTRZNEJ DLA POTRZEB WYPOŻYCZALNI SPRZĘTU REHABILITACYJNEGO	
Adres	Budynek Gimnazjum Poddębice ul. Polna 36 – dz. nr 97 i 98	
Nazwa rysunku	Schemat instalacji elektrycznych	
Projektant prowadzący	inż. Henryk Bugaj	Skala 1 : 100
Opracował	mgr inż. Wacław Dudek	Nr rys. 4
Data oprac.	sierpień 2008 r	